



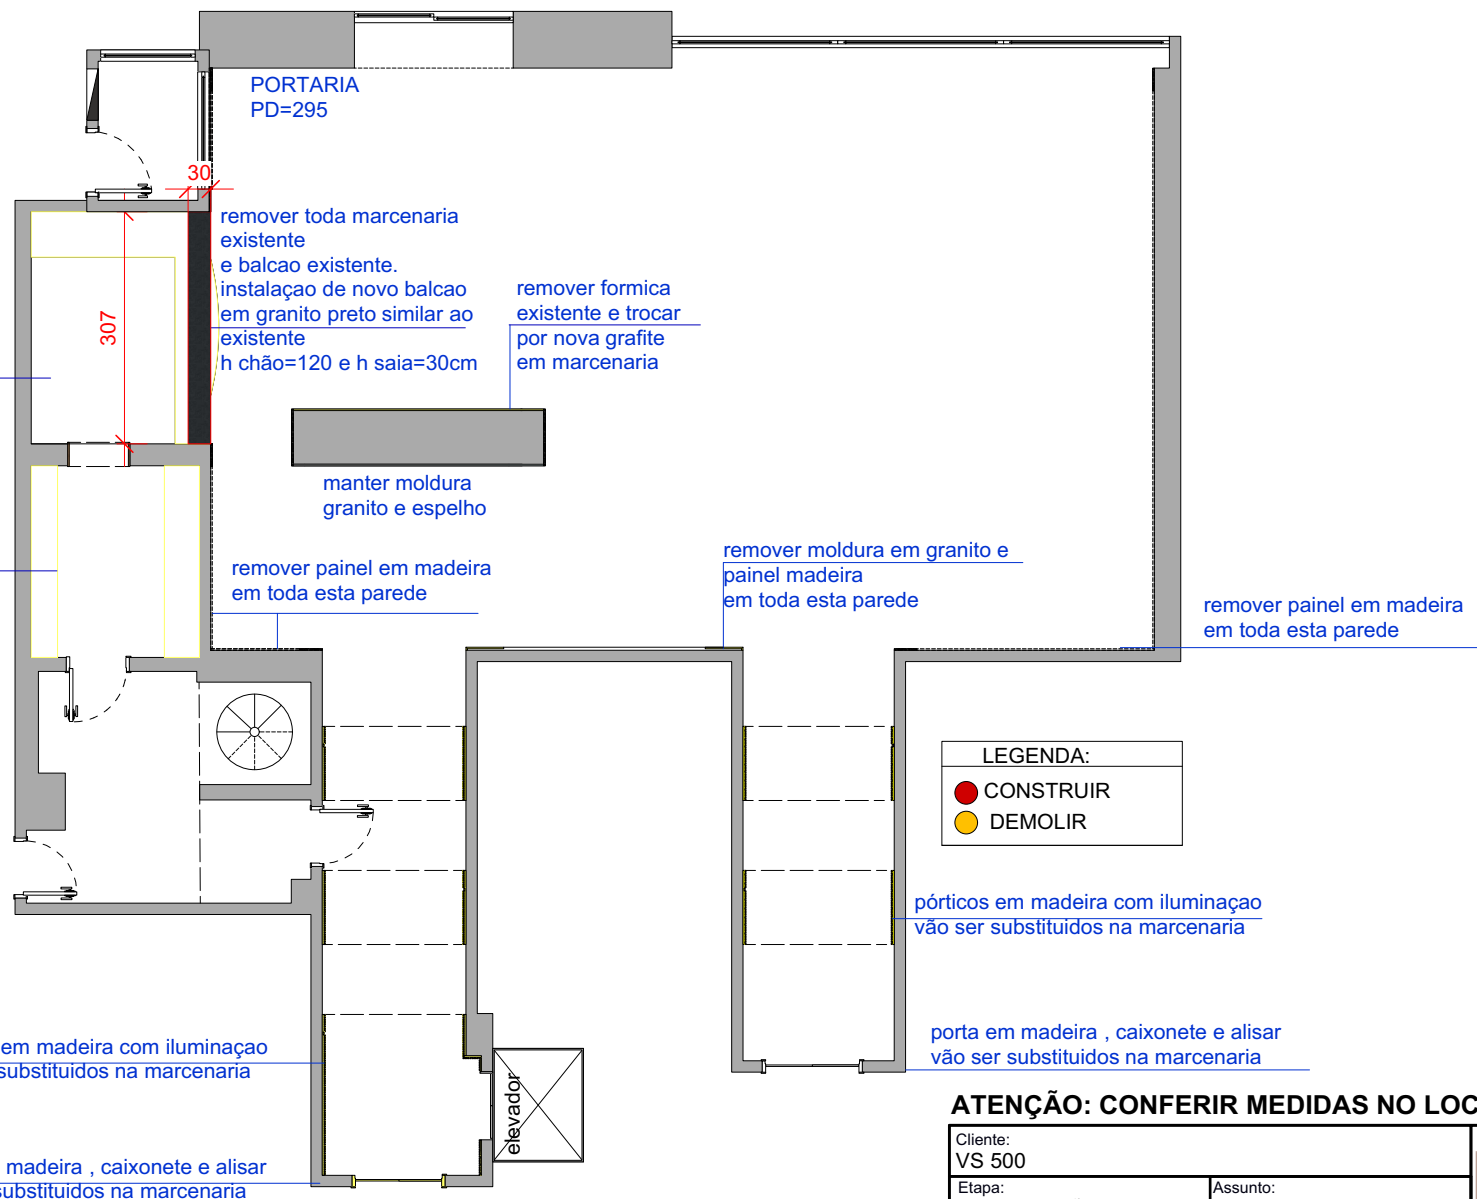


ATENÇÃO: CONFERIR MEDIDAS NO LOCAL!

Cliente: VS 500			
Etapa: PE_RECEPÇÃO		Assunto: DEMOLIR CONSTRUIR	
Data: 01/03/2024	Escala: 1/100	Revisão: 00	Prancha 01/18
Arquiteto Responsável: MARIANA OZENDA / SABRINA BEITLER			

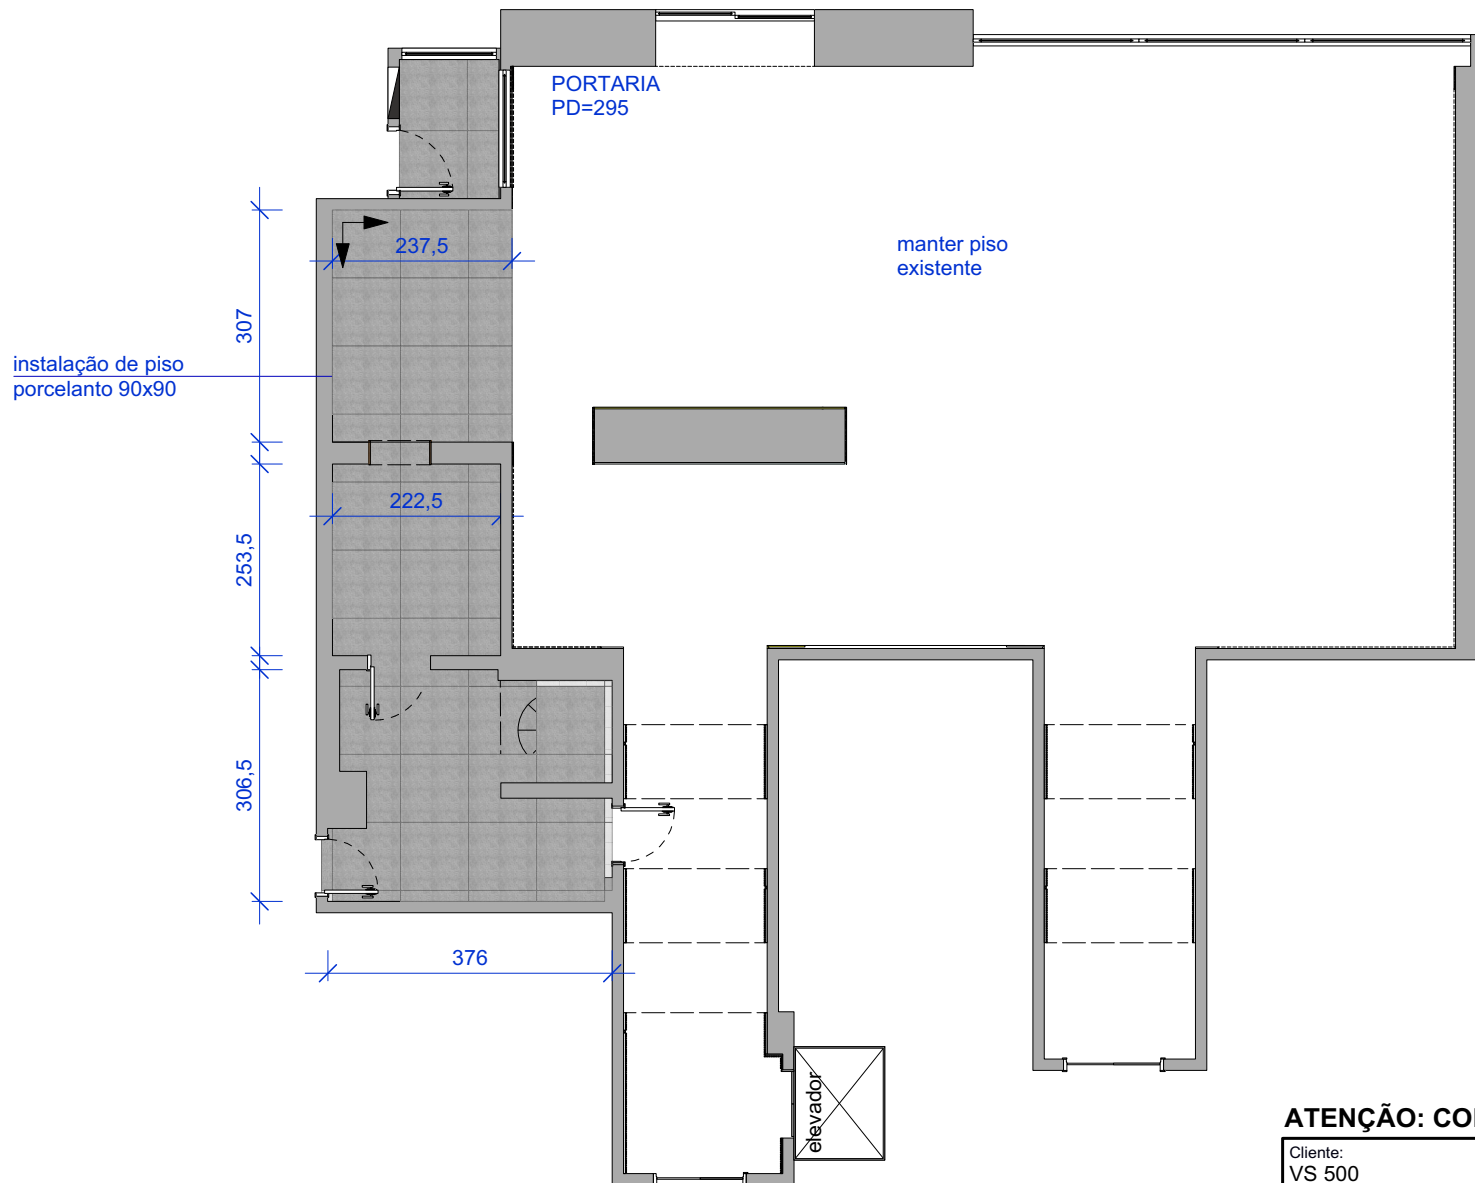

ATENÇÃO: CONFERIR MEDIDAS NO LOCAL!

Cliente: VS 500			
Etapa: PE_RECEPÇÃO		Assunto: PAGINAÇÃO	
Data: 01/03/2024	Escala: 1/100	Revisão: 00	Prancha 02/18
Arquiteto Responsável: MARIANA OZENDA / SABRINA BEITLER			

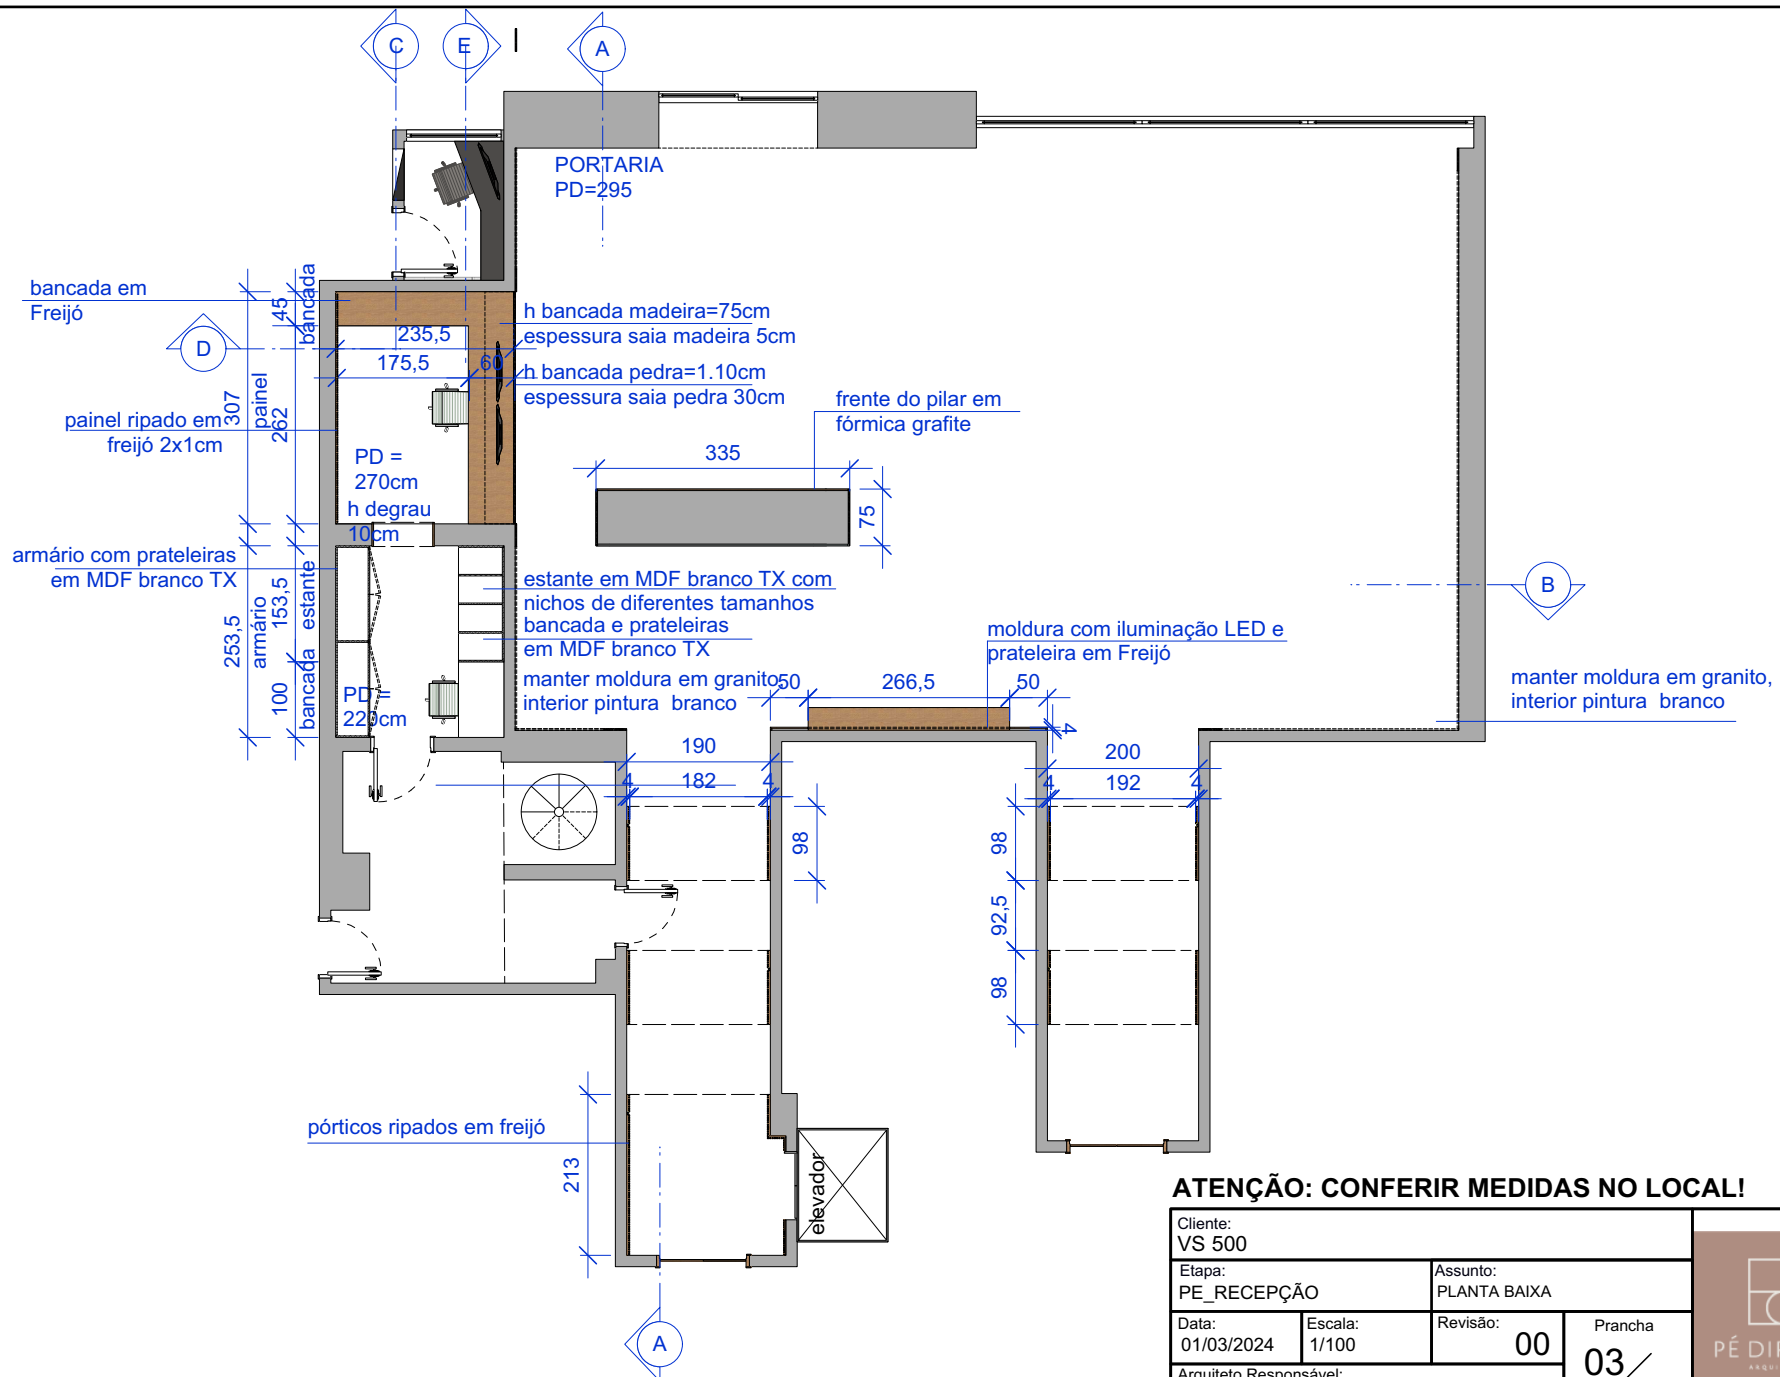


ATENÇÃO: CONFERIR MEDIDAS NO LOCAL!

Cliente: VS 500			
Etapa: PE_RECEPÇÃO		Assunto: PLANTA BAIXA	
Data: 01/03/2024	Escala: 1/100	Revisão: 00	Prancha 03/18
Arquiteto Responsável: MARIANA OZENDA / SABRINA BEITLER			



LEGENDA:	
	Spot Embutir Par20
	Quadrado Recuado Newline Branco
	Fita LED 300K - medidas na planta
	Plafon LED sobrepor quadrado
	Pendente Risk Linear 200cm , 3000k- Bella Italia Iluminação
	Pendentes Ring -80,120,150cm , 3000k- Bella Italia Iluminação
	Conduite para iluminação na marcenaria


LEGENDA:	
	PD=295cm
	PD=285cm
	PD=270cm
	PD=220cm
	PD= 310cm

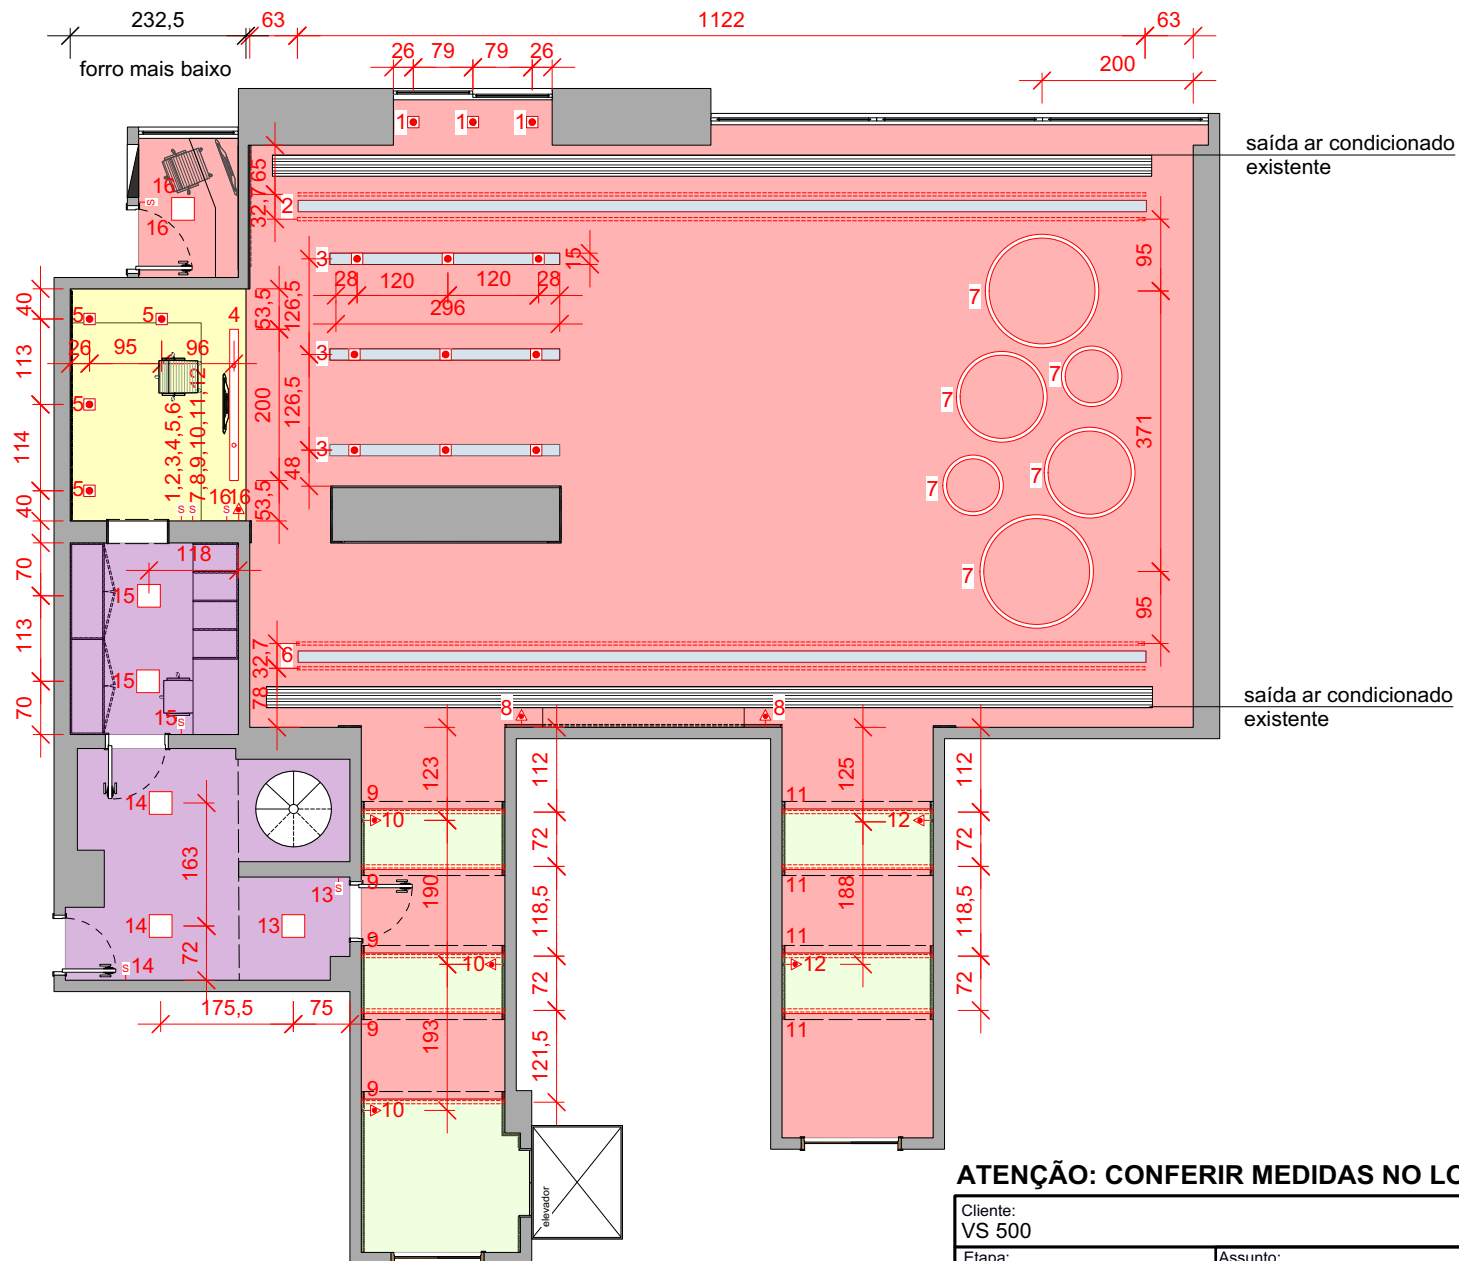

ATENÇÃO: CONFERIR MEDIDAS NO LOCAL!

Cliente: VS 500			
Etapa: PE_RECEPÇÃO		Assunto: PLANTA ILUMINAÇÃO	
Data: 01/03/2024	Escala: 1/100	Revisão: 00	Prancha 04/18
Arquiteto Responsável: MARIANA OZENDA / SABRINA BEITLER			




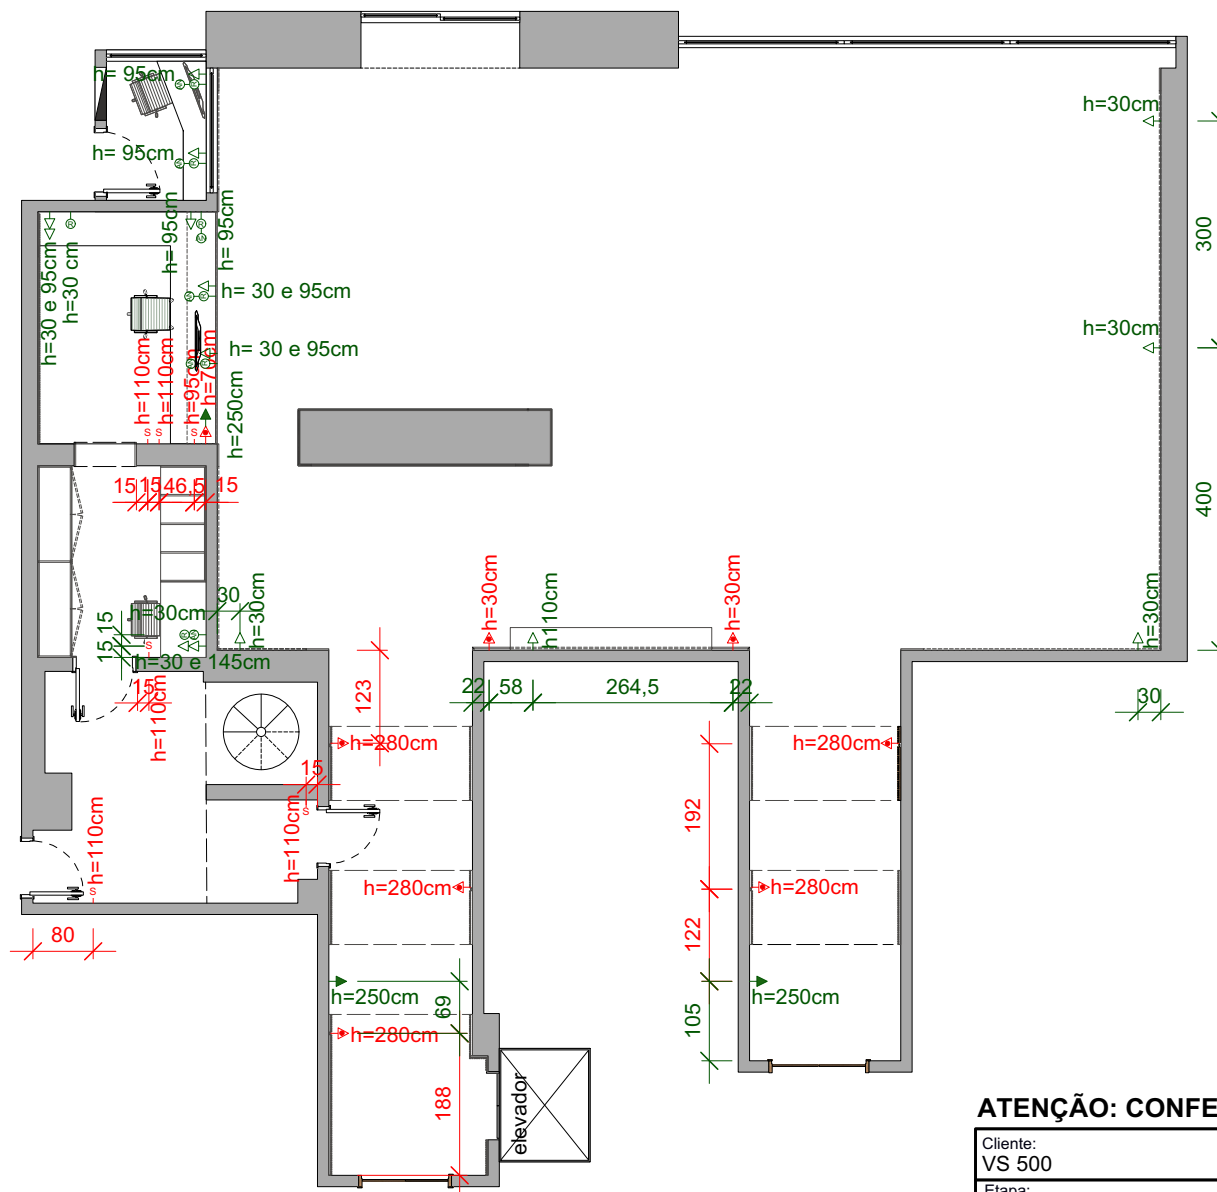



LEGENDA:	
-m	interruptor
→	conduíte para iluminação
⬆	tomada baixa (h na planta)
⬆	tomada alta (h na planta)
⊙	antena (h na planta)
⊙	telefone (h na planta)

ATENÇÃO: CONFERIR MEDIDAS NO LOCAL!

Cliente: VS 500			
Etapa: PE_RECEPÇÃO		Assunto: PLANTA ELÉTRICA	
Data: 01/03/2024	Escala: 1/100	Revisão: 00	Prancha 05/18
Arquiteto Responsável: MARIANA OZENDA / SABRINA BEITLER			

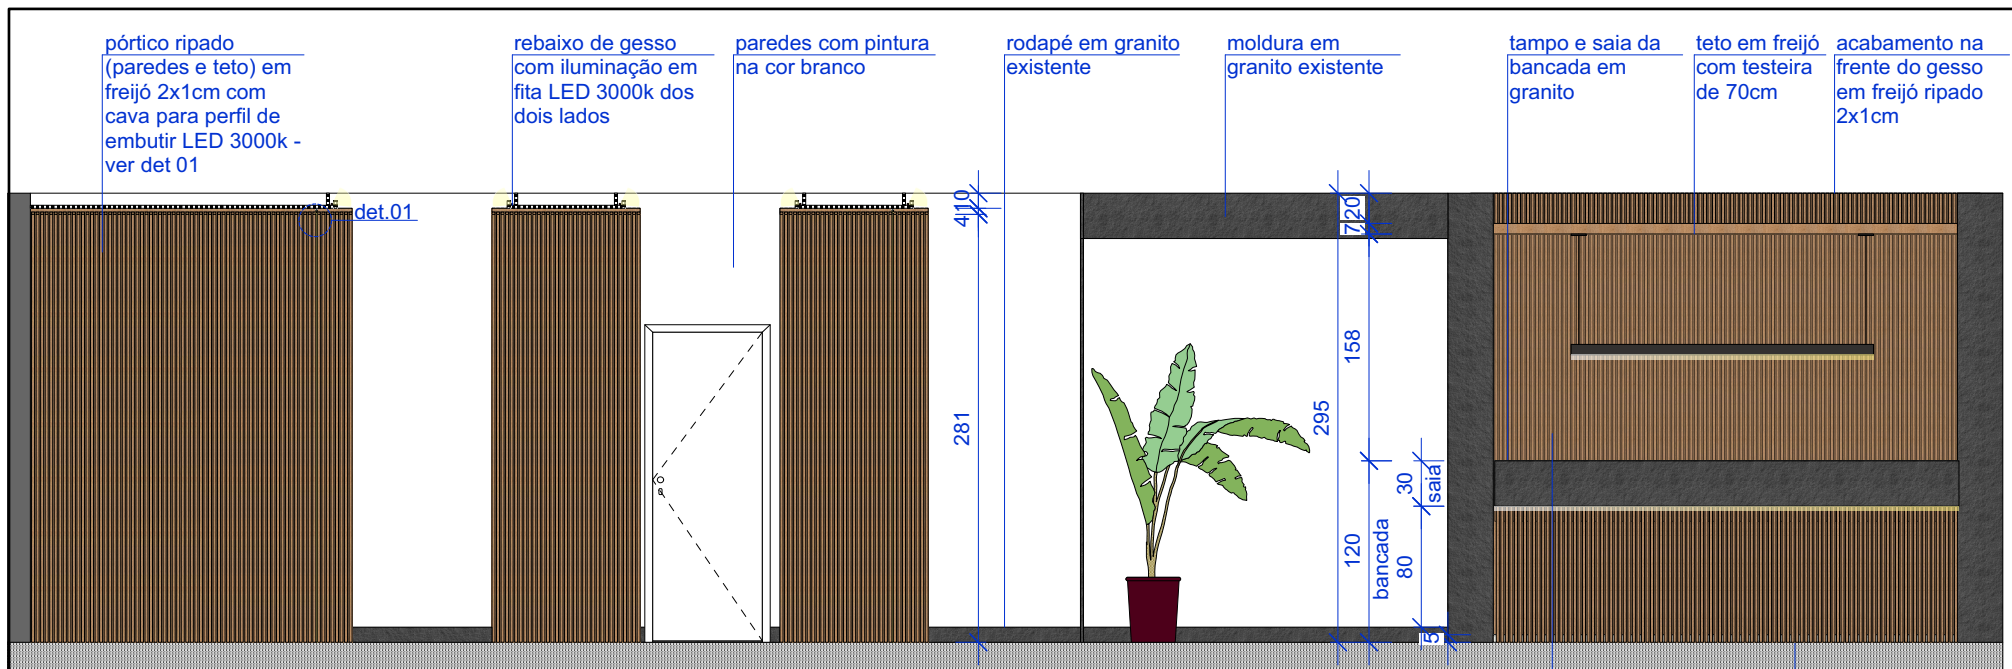


Vista A
Escala: 1:50

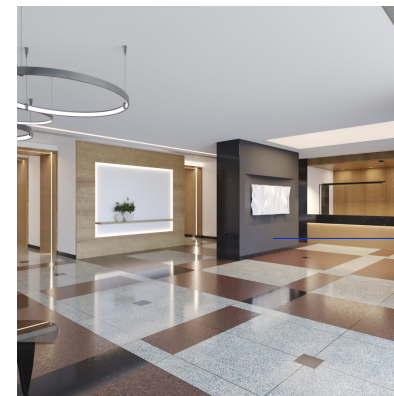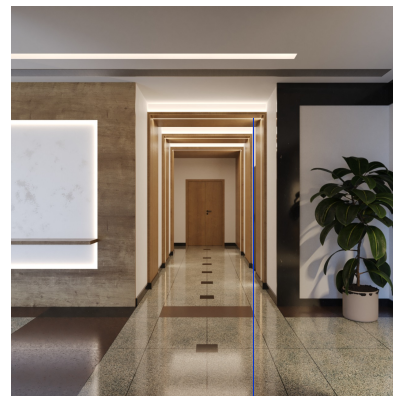

parede do fundo em freijó ripado 2x1cm

frente da bancada em freijó ripado 2x1cm e iluminação em fita de LED 3000k embaixo da saia

frente do pilar em fórmica grafite

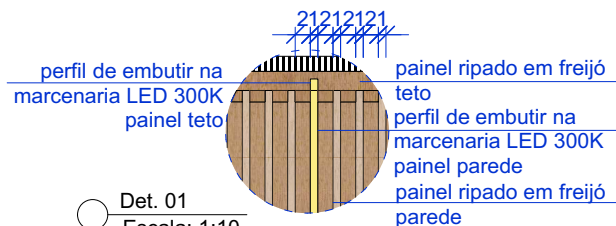


iluminação pórticos com alternância de lado

ATENÇÃO: CONFERIR MEDIDAS NO LOCAL!

Cliente: VS 500			
Etapa: PE_RECEPÇÃO		Assunto: VISTA A	
Data: 01/03/2024	Escala: indicada	Revisão: 00	Prancha 06/18
Arquiteto Responsável: MARIANA OZENDA / SABRINA BEITLER			






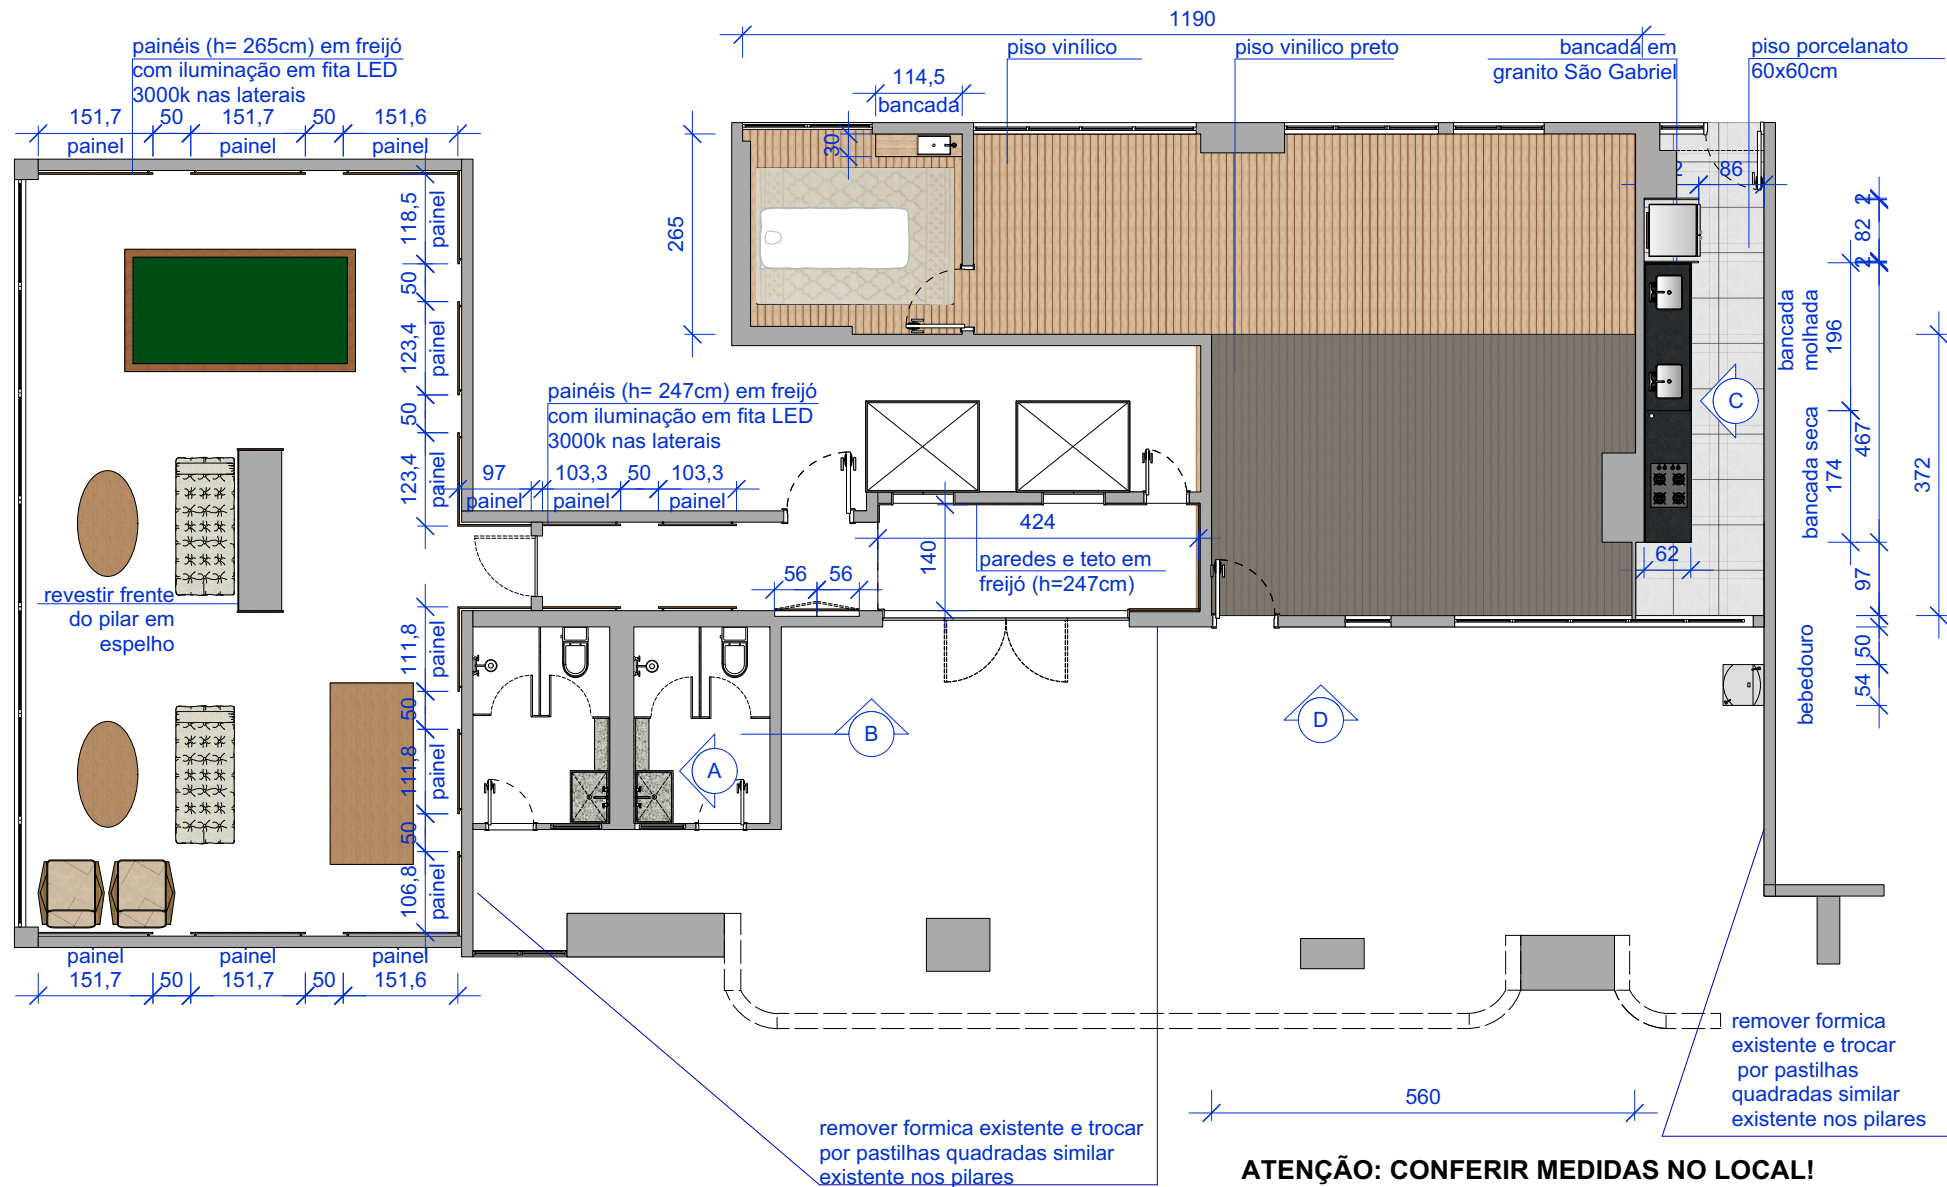

ATENÇÃO: CONFERIR MEDIDAS NO LOCAL!




Cliente: VS 500			
Etapa: PE_PUC		Assunto: PLANTA BAIXA	
Data: 01/03/2024	Escala: 1/100	Revisão: 00	Prancha 09/18
Arquiteto Responsável: MARIANA OZENDA / SABRINA BEITLER			



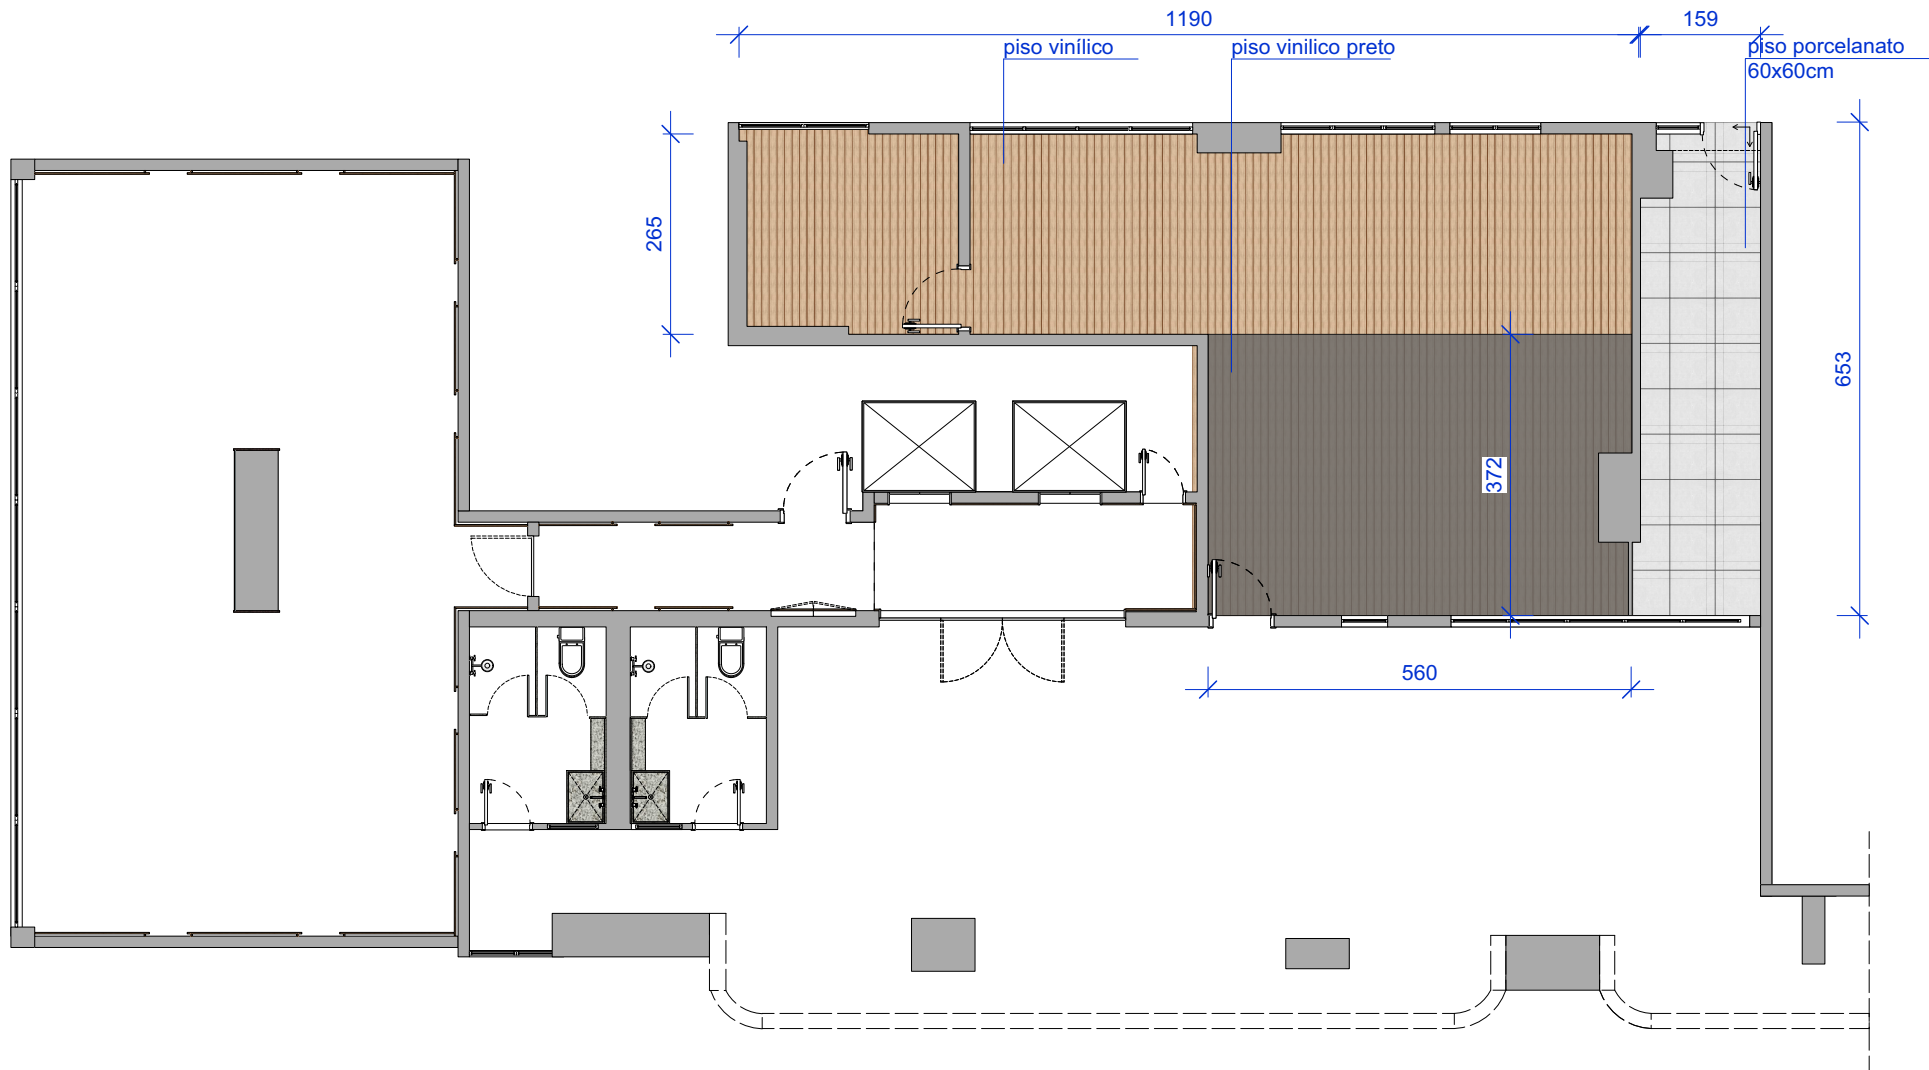

ATENÇÃO: CONFERIR MEDIDAS NO LOCAL!

Cliente: VS 500			
Etapa: PE_PUC		Assunto: PAGINAÇÃO	
Data: 01/03/2024	Escala: 1/100	Revisão: 00	Prancha 10/18
Arquiteto Responsável: MARIANA OZENDA / SABRINA BEITLER			

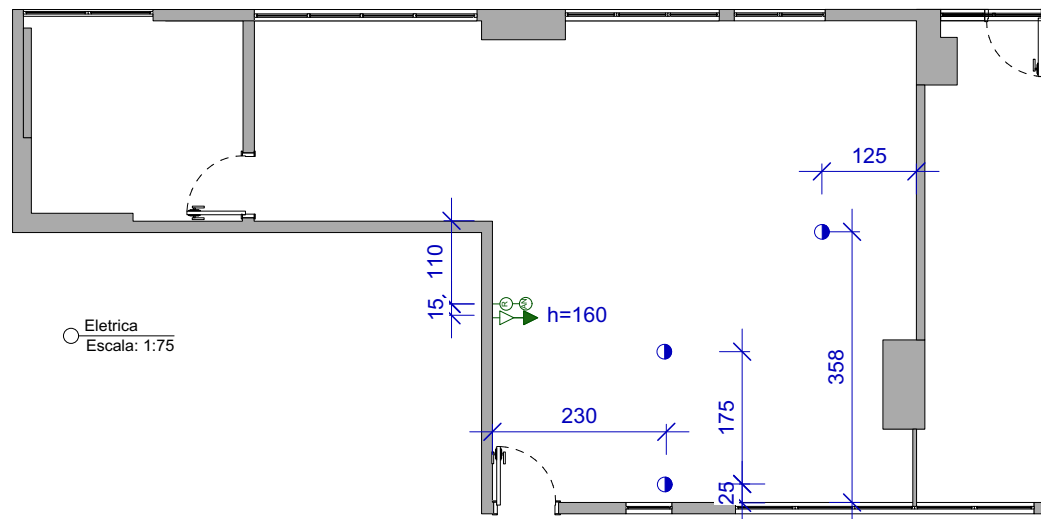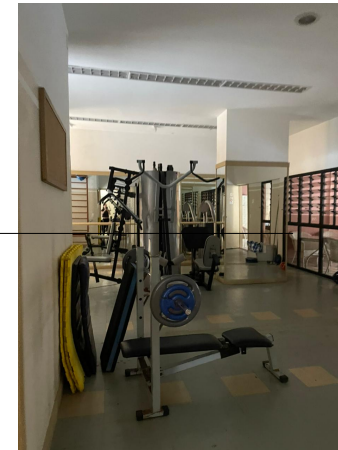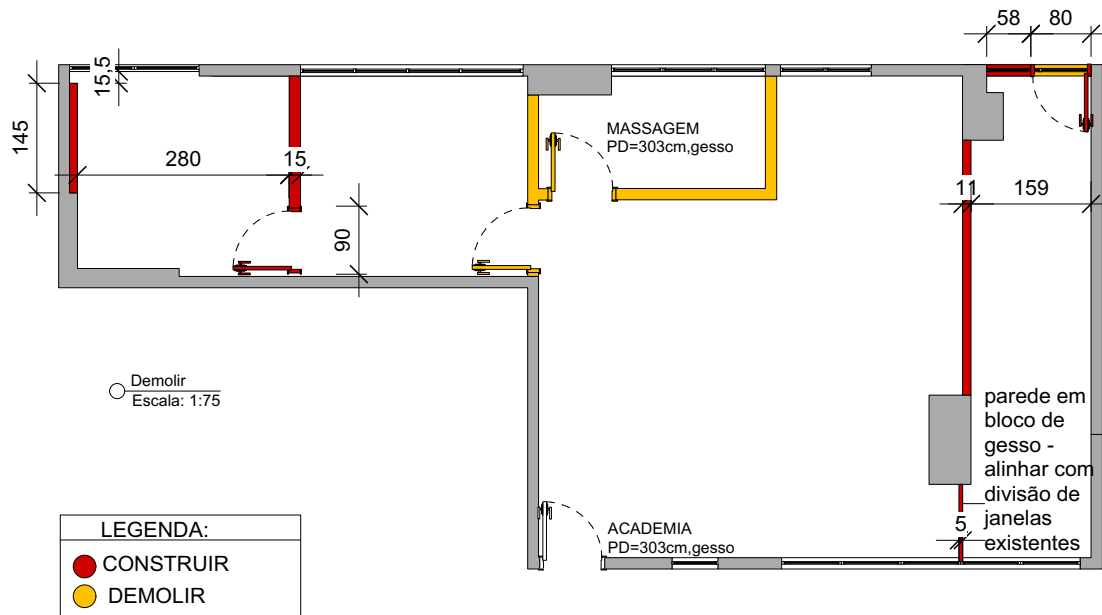


LEGENDA:	
—	interruptor
—	condute para iluminação
—	tomada baixa (h na planta)
—	tomada alta (h na planta)
—	antena (h na planta)
—	telefone (h na planta)
●	elétrica no piso 110 e 220v
●	elétrica no teto
■	passagem hdmi no teto
□	passagem hdmi

ATENÇÃO: CONFERIR MEDIDAS NO LOCAL!

Cliente: VS 500				 PÉ DIREITO ARQUITETURA
Etapa: PE_PUC		Assunto: PLANTA DEMOLIR CONSTRUIR e ELÉTRICA		
Data: 01/03/2024	Escala: 1/100	Revisão: 00	Prancha 11 / 18	
Arquiteto Responsável: MARIANA OZENDA / SABRINA BEITLER				



forro de bambu
instalação por
empresa
especializada-
itabambo
revestimentos

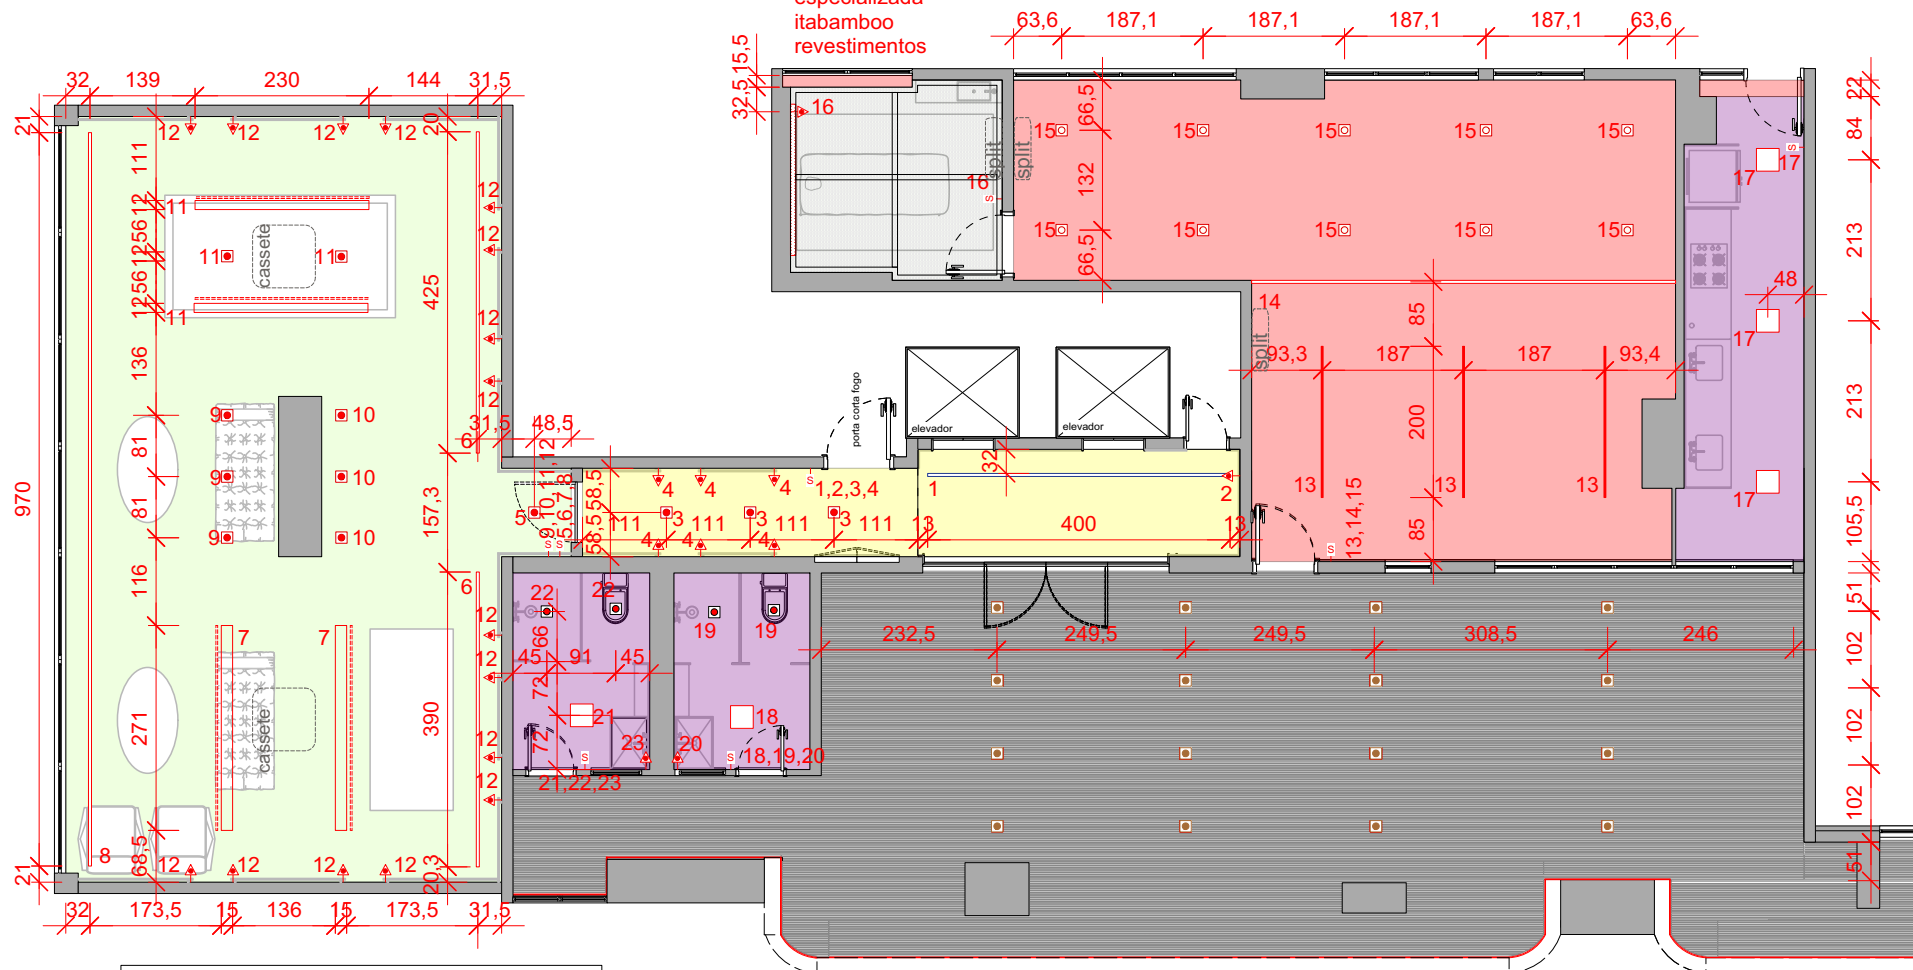

LEGENDA:

Spot Embutir Par20 Quadrado Recuado Newline Branco	Perfil de embutir na marcenaria LED 3000K - medidas na planta
Spot Embutir Par20 Quadrado Recuado Newline Preto	Perfil de sobrepor na cor preta LED 3000K - medidas na planta
Fita LED 3000K - medidas na planta	Conduite para iluminação na marcenaria
Plafon LED sobrepor quadrado	
Perfil de embutir LED 3000K - medidas na planta	


LEGENDA:

PD=303cm
PD=275cm
PD=303cm forro de bambu
PD=247cm
PD=240cm
RIPADO MADEIRA EXISTENTE



ATENÇÃO: CONFERIR MEDIDAS NO LOCAL!

Cliente: VS 500			
Etapa: PE_PUC		Assunto: PLANTA ILUMINAÇÃO	
Data: 01/03/2024	Escala: 1/100	Revisão: 00	Prancha 12/18
Arquiteto Responsável: MARIANA OZENDA / SABRINA BEITLER			




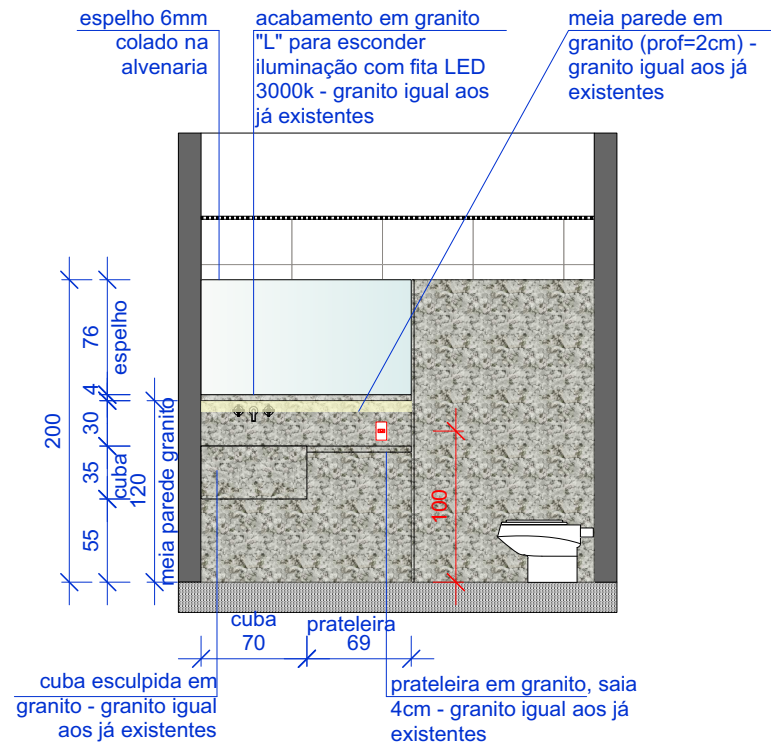

Vista A
Escala: 1:50

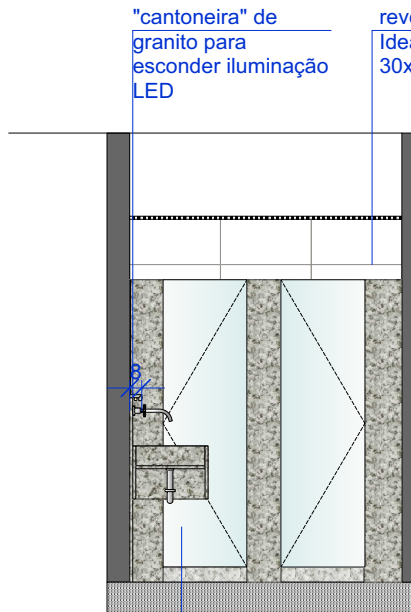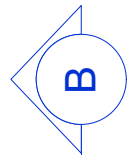

Vista B
Escala: 1:50

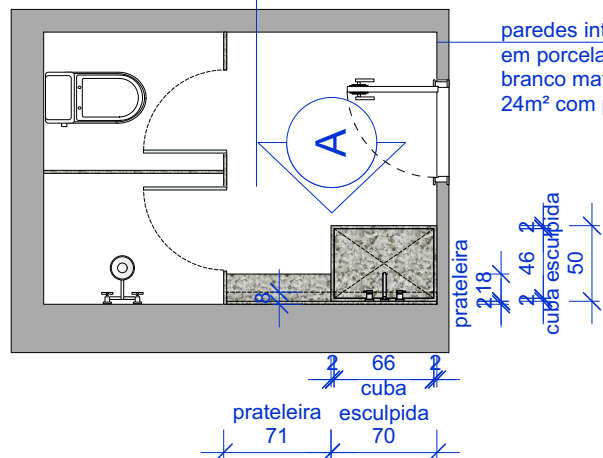


MEMORIAL METAIS E LOUÇAS:

- Misturador de parede lotus Celite sku4166
- Bacia de caixa acoplada Quadra branco Deca
- Chuveiro de parede aqua plus deca
- Ducha higienica lotus celite

ATENÇÃO: CONFERIR MEDIDAS NO LOCAL!

Cliente: VS 500			
Etapa: PE_PUC		Assunto: DETALHE BANHEIRO	
Data: 01/03/2024	Escala: 1/50	Revisão: 00	Prancha 14/18
Arquiteto Responsável: MARIANA OZENDA / SABRINA BEITLER			



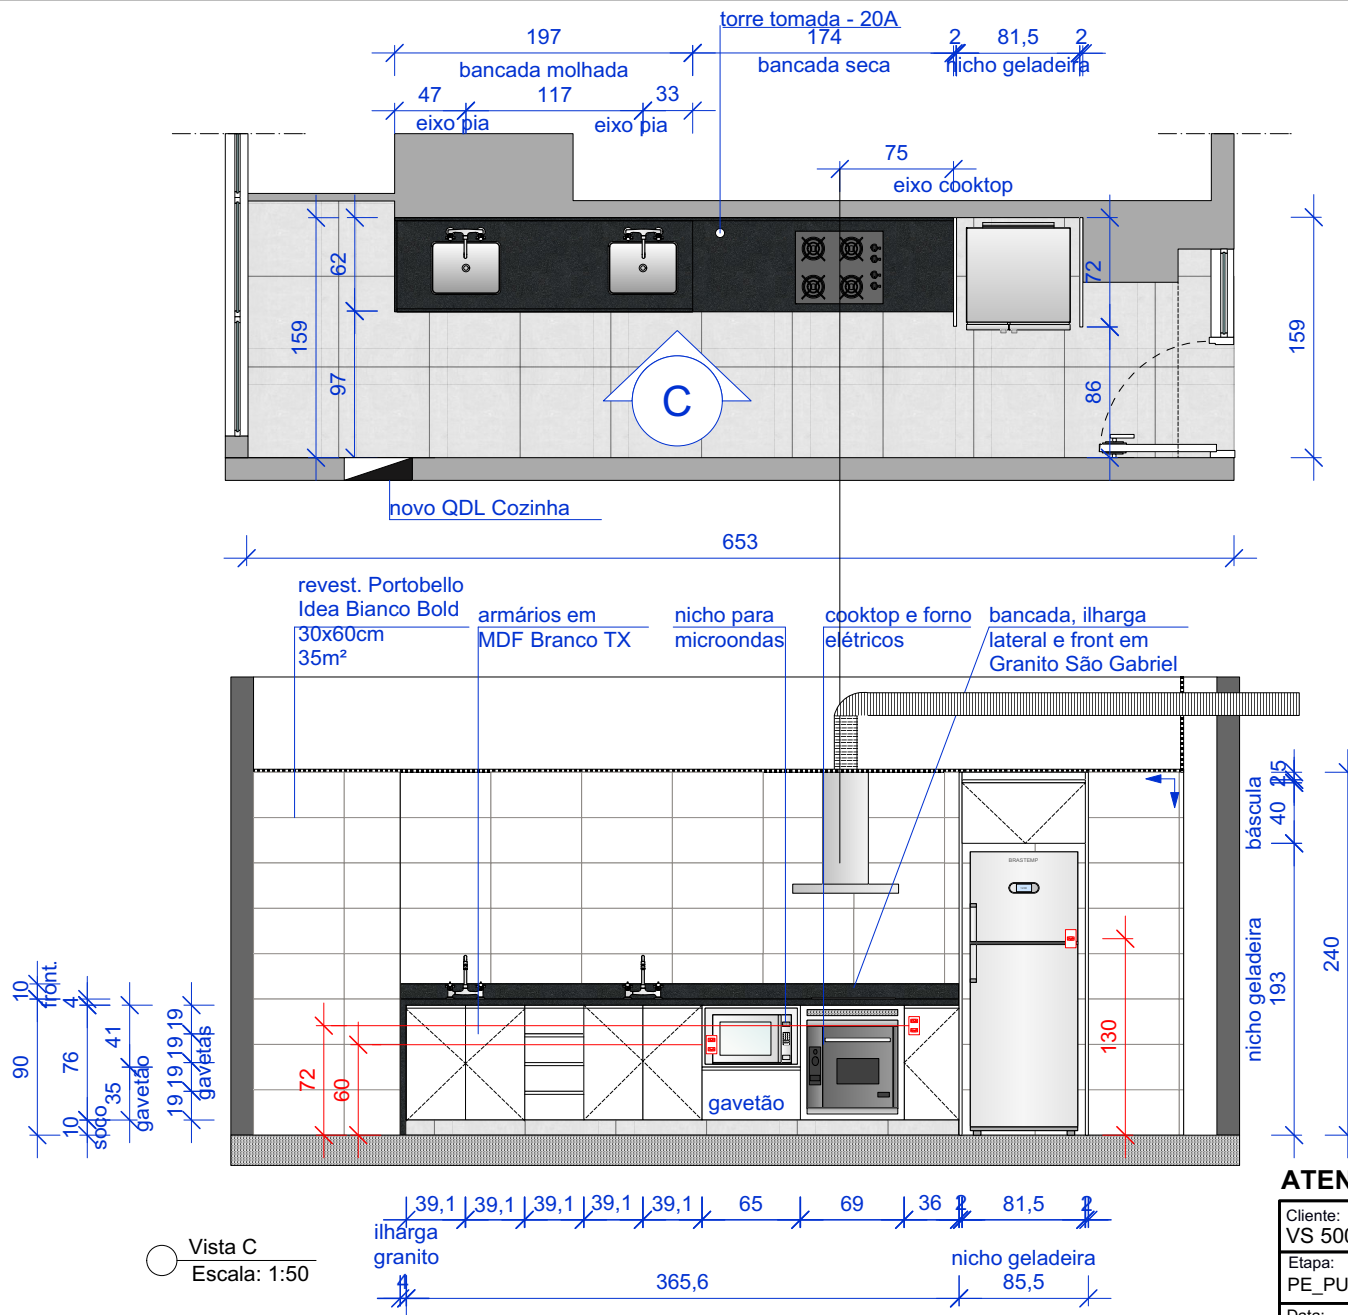

ELETRODOMESTICOS E METAIS:


COZINHA

- Misturador de cozinha de mesa bica movel articulado 90 boss incepa B5012I6CRB
- Cuba tramontina retangular 40x34 40bl valvula
- Forno de embutir eletrico brastemp 67l inox bo260ar 220v 60x60x56
- Cooktop Brastemp 4 Bocas Vidro Preto Bivolt BDD61AE 56,5x46x8,5
- Coifa de parede Electrolux 90cm
- Purificador Electrolux Pure 4x Água Gelada, Fria e Natural com Paineil Touch Cinza (PE12G) - Bivolt
- Geladeira Brastemp Frost Free Inverse 443 litros cor Inox com Turbo Ice - BRE57AK • 110V 70x75x184
- Micro-ondas Brastemp 20 Litros Cor Inox Espelhado com Funções Pré-Preparo 45,5x35x26

ATENÇÃO: CONFERIR MEDIDAS NO LOCAL!

Cliente: VS 500			
Etapa: PE_PUC		Assunto: DETALHE COZINHA	
Data: 01/03/2024	Escala: 1/50	Revisão: 00	Prancha 15/18
Arquiteto Responsável: MARIANA OZENDA / SABRINA BEITLER			






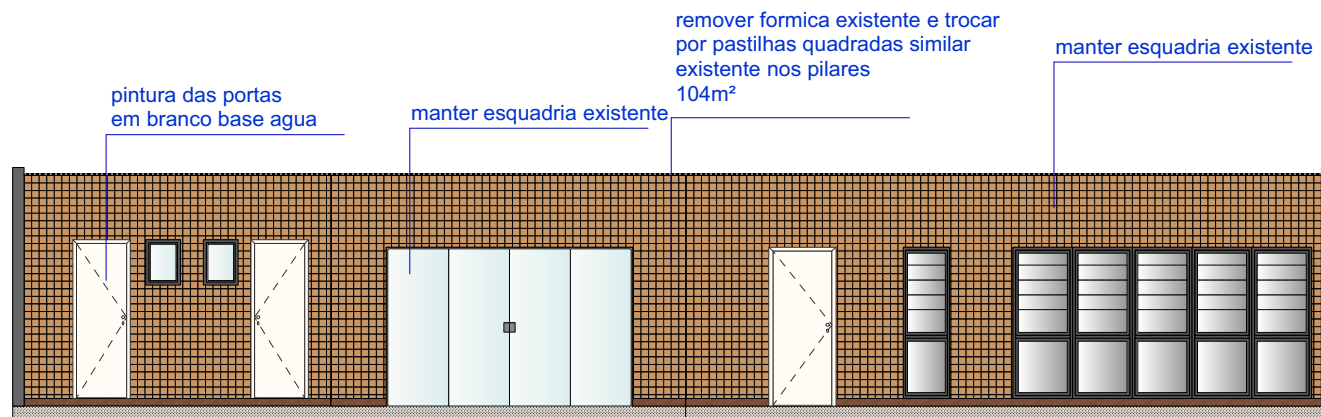

Vista D
Escala: 1:100

ATENÇÃO: CONFERIR MEDIDAS NO LOCAL!


Cliente: VS 500				
Etapa: PE_PUC		Assunto: VISTA D		
Data: 01/03/2024	Escala: 1:100-	Revisão: 00	Prancha 16/18	
Arquiteto Responsável: MARIANA OZENDA / SABRINA BEITLER				

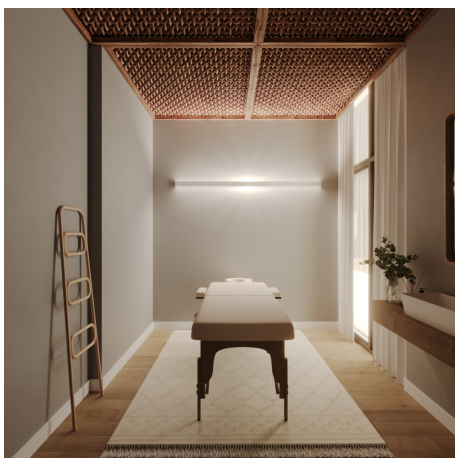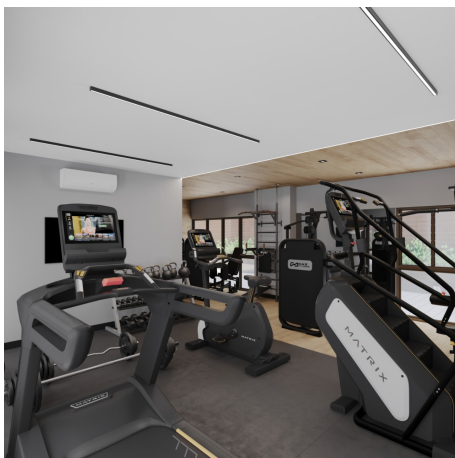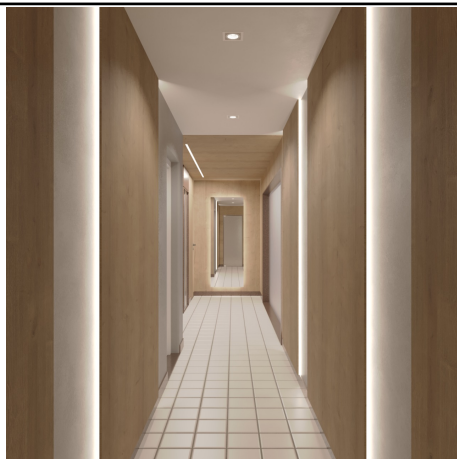

ATENÇÃO: CONFERIR MEDIDAS NO LOCAL!

Cliente: VS 500			
Etapa: PE_PUC		Assunto: IMAGENS 3D	
Data: 01/03/2024	Escala: -	Revisão: 00	Prancha 17/18
Arquiteto Responsável: MARIANA OZENDA / SABRINA BEITLER			



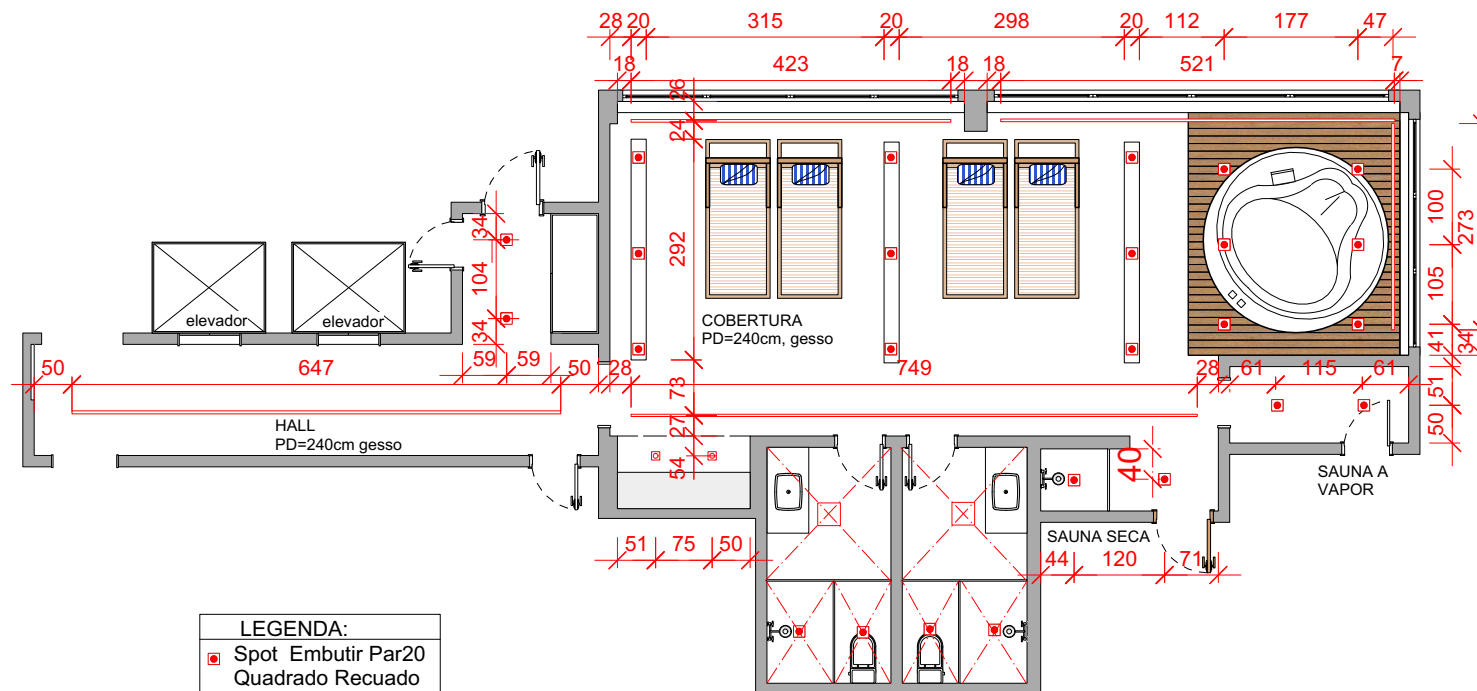

ATENÇÃO: CONFERIR MEDIDAS NO LOCAL!

Cliente: VS 500			
Etapa: PE_COBERTURA		Assunto: PLANTA ILUMINAÇÃO	
Data: 01/03/2024	Escala: 1/100	Revisão: 00	Prancha 18/18
Arquiteto Responsável: MARIANA OZENDA / SABRINA BEITLER			

